



POMIESZCZENIA MODERNIZOWANE		
NR	FUNKCJA	STANY
1	POWIETRZOPROSTOWNIA	---
3	WATROZAP	Pyłki Grass
4	POCZEKALNIA	15,17 Pyłki Grass
5	RECEPCJA	3,91 Pyłki Grass
6	GABINET ZABIEGOWY	16,10 Pyłki Grass
7	GABINET LEKARSKI	12,30 Pyłki Grass
8a	WIEZENIOSPRAWNYCH 4,27	Pyłki Grass
8b	POM. PORZĄDKOWE	1,28 Pyłki Grass
9	WC MĘCZYZNI	3,81 Pyłki Grass
PARADNIA GINEKOLOGICZNA		
10	POCZEKALNIA	11,14 Pyłki Grass
11	POKÓJ FIZJOLOGICZNY	10,28 Wykładzina PVC
11a	KABINA HIGIENY	3,08 Pyłki Grass
11b	KABINA HIGIENY	20,00 Pyłki Grass
12	GINEKOLOGICZNY	20,00 Pyłki Grass
13	STERYLIZATORNA	4,44 Pyłki Grass
CZĘŚĆ ADMINISTRACYJNA		
1	WATROZAP	4,01
2	HALL	41,67
14	WC KOBIEC I MĘŻCZYZN	Pyłki Grass
15	WC MĘCZYZNI	4,30 Pyłki Grass
16	PREZESIONER	1,65 Pyłki Grass
17	WC PERSONELU	2,16 Pyłki Grass
18	WINDA	3,04
K1	KLATAKTA SPOKOJNA	6,64
POWERZCZYNIA NETTO		175,06

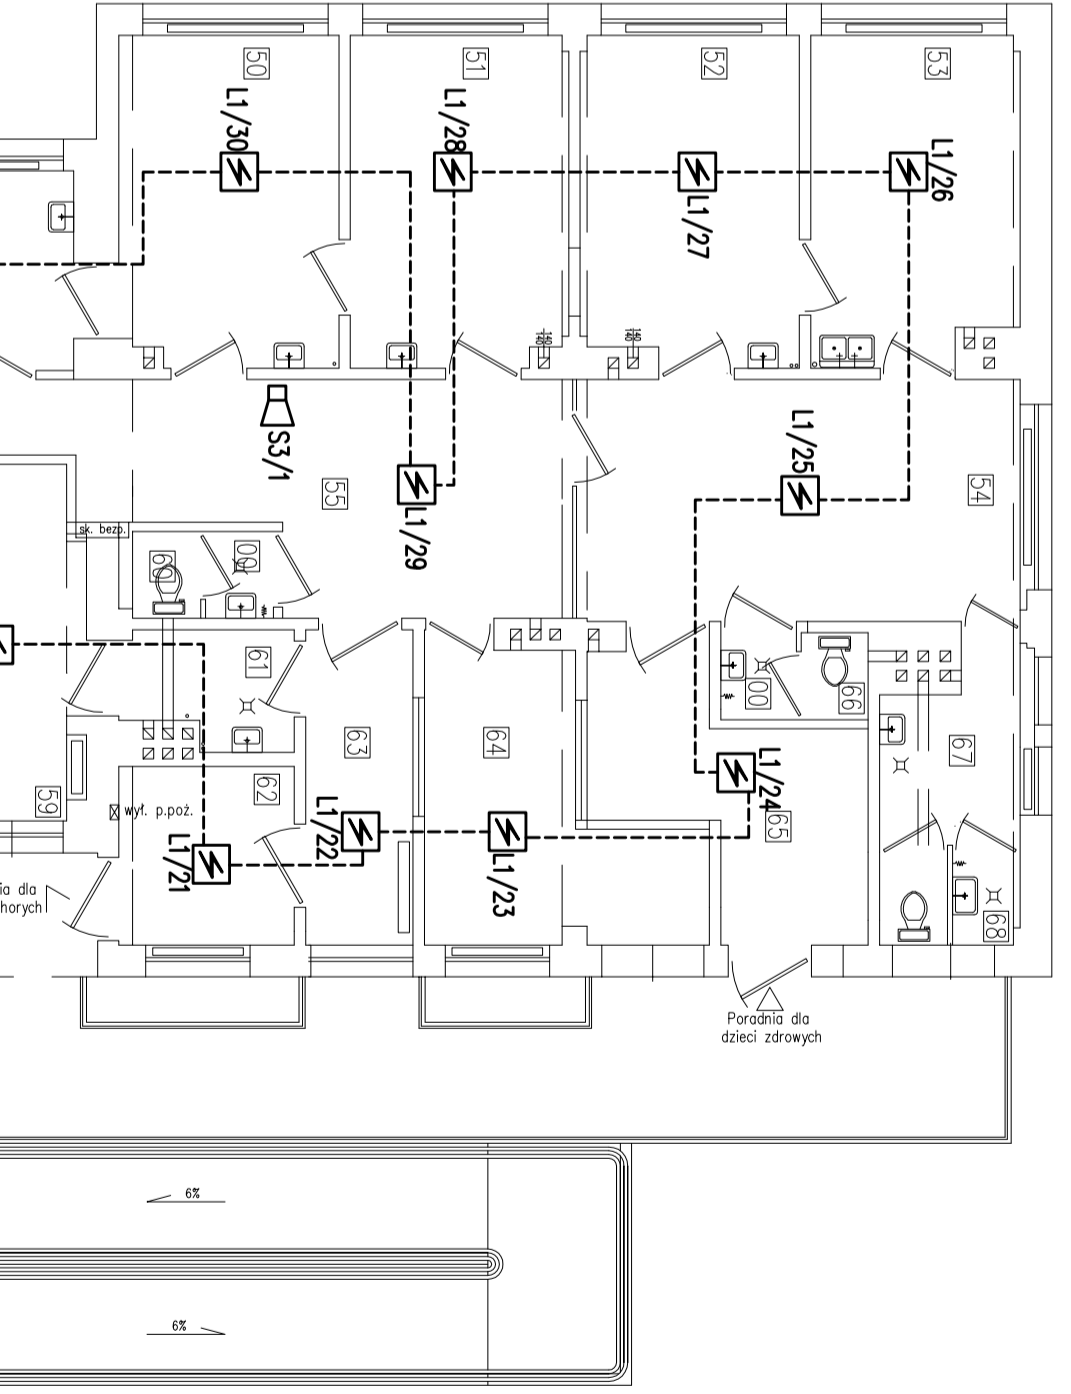

LABORATORIUM ANALIZY			
NR	FUNKCJA	Pow. m ²	STANY
21	POKÓJ LABORATORYJNY	22,3	Płytki Gres
22	POBIERANIE MATERIAŁU	10,2	Płytki Gres
23	BOKS DO REKSTRACJI	6,3	Płytki Gres
24	DLA PERSONELU	2,7	Płytki Gres
25	SALINA GÓRZEZY	1,1	Płytki Gres
26	ROBÓCZY	4,2	Płytki Gres
27	POKÓJ SOCJALNY	3,8	Płytki Gres
28	WANTROZAP	5,4	Płytki Gres
29	SALINA GÓRZEZY	5,4	Płytki Gres
30	POM. PORZĄDKOWE	0,9	Płytki Gres
31	ZAWIADUNIA	3,9	Płytki Gres
31a	SKRKA	1,12	Płytki Gres
K3	KLATAKTA SPOKOJNA	76,2	---
POWERZCZYNIA NETTO		362	---

APTEKA			
NR	FUNKCJA	Pow. m ²	STANY
33	KORYTARZ	16,44	Wykładzina PVC
34	MAGAZYN LEKÓW	9,38	Wykładzina PVC
35	PREZESIONER WC	2,98	Lasstrowo
36	WC	1,59	Lasstrowo
37	KOSZYSTAWIENIE	1,37	Płytki Gres
38	SZALNIA	8,93	Wykładzina PVC
39	SALA SPRZĘTOWA	36,24	Płytki Marmurowe
40	WANTROZAP	1,70	Płytki Marmurowe
41	MAGAZYN ŻEL	25,19	Wykładzina PVC
42	POKÓJ SOCJALNY	11,95	Wykładzina PVC
43	PREZESIONER	4,93	Wykładzina PVC
44	RECEPCJA	7,22	Wykładzina PVC
45	PREZESIONER MAGAZYN	3,24	Wykładzina PVC
46	MAGAZYN SROPKÓW	7,87	Wykładzina PVC
47	BIURO ARTYSTY	12,30	Wykładzina PVC
POWERZCZYNIA NETTO		156,6	---

PARADNIA DZIECIA			
NR	FUNKCJA	Pow. m ²	KODZIA INŻYNIERSKA
48	PREZESIONER	8,76	Płytki Gres
49	GAB. ZABIEGOWY	14,44	Wykładzina PVC
50	GAB. LEKARSKI	12,63	Wykładzina PVC
51	GAB. LEKARSKI	12,54	Wykładzina PVC
52	GAB. LEKARSKI	12,44	Wykładzina PVC
53	ROW. SZEREGOWY	12,98	Wykładzina PVC
54	POCZEKALNIA	16,81	Płytki Gres
55	DLA PERSONELU	21,13	Płytki Gres
56	BIURO	10,7	Płytki Gres
57	WC	2,75	Płytki Gres
58	PREZESIONER	2,44	Płytki Gres
59	IZOLATORNA	10,57	Wykładzina PVC
60	WC DLA PACJENTÓW	2,16	Wykładzina PVC
61	SZALNIA	3,39	Płytki Gres
62	WANTROZAP	5,46	Płytki Gres
63	FILTR	5,92	Płytki Gres
64	RECEPCJA	7,98	Wykładzina PVC
65	PREZESIONER	9,43	Płytki Gres
66	WC DLA RECENTÓW	2,24	Płytki Gres
67	WC DLA PERSONELU	5,65	Płytki Gres
68	POM. PORZĄDKOWE	1,16	Wykładzina PVC
POWERZCZYNIA NETTO		173,9	---

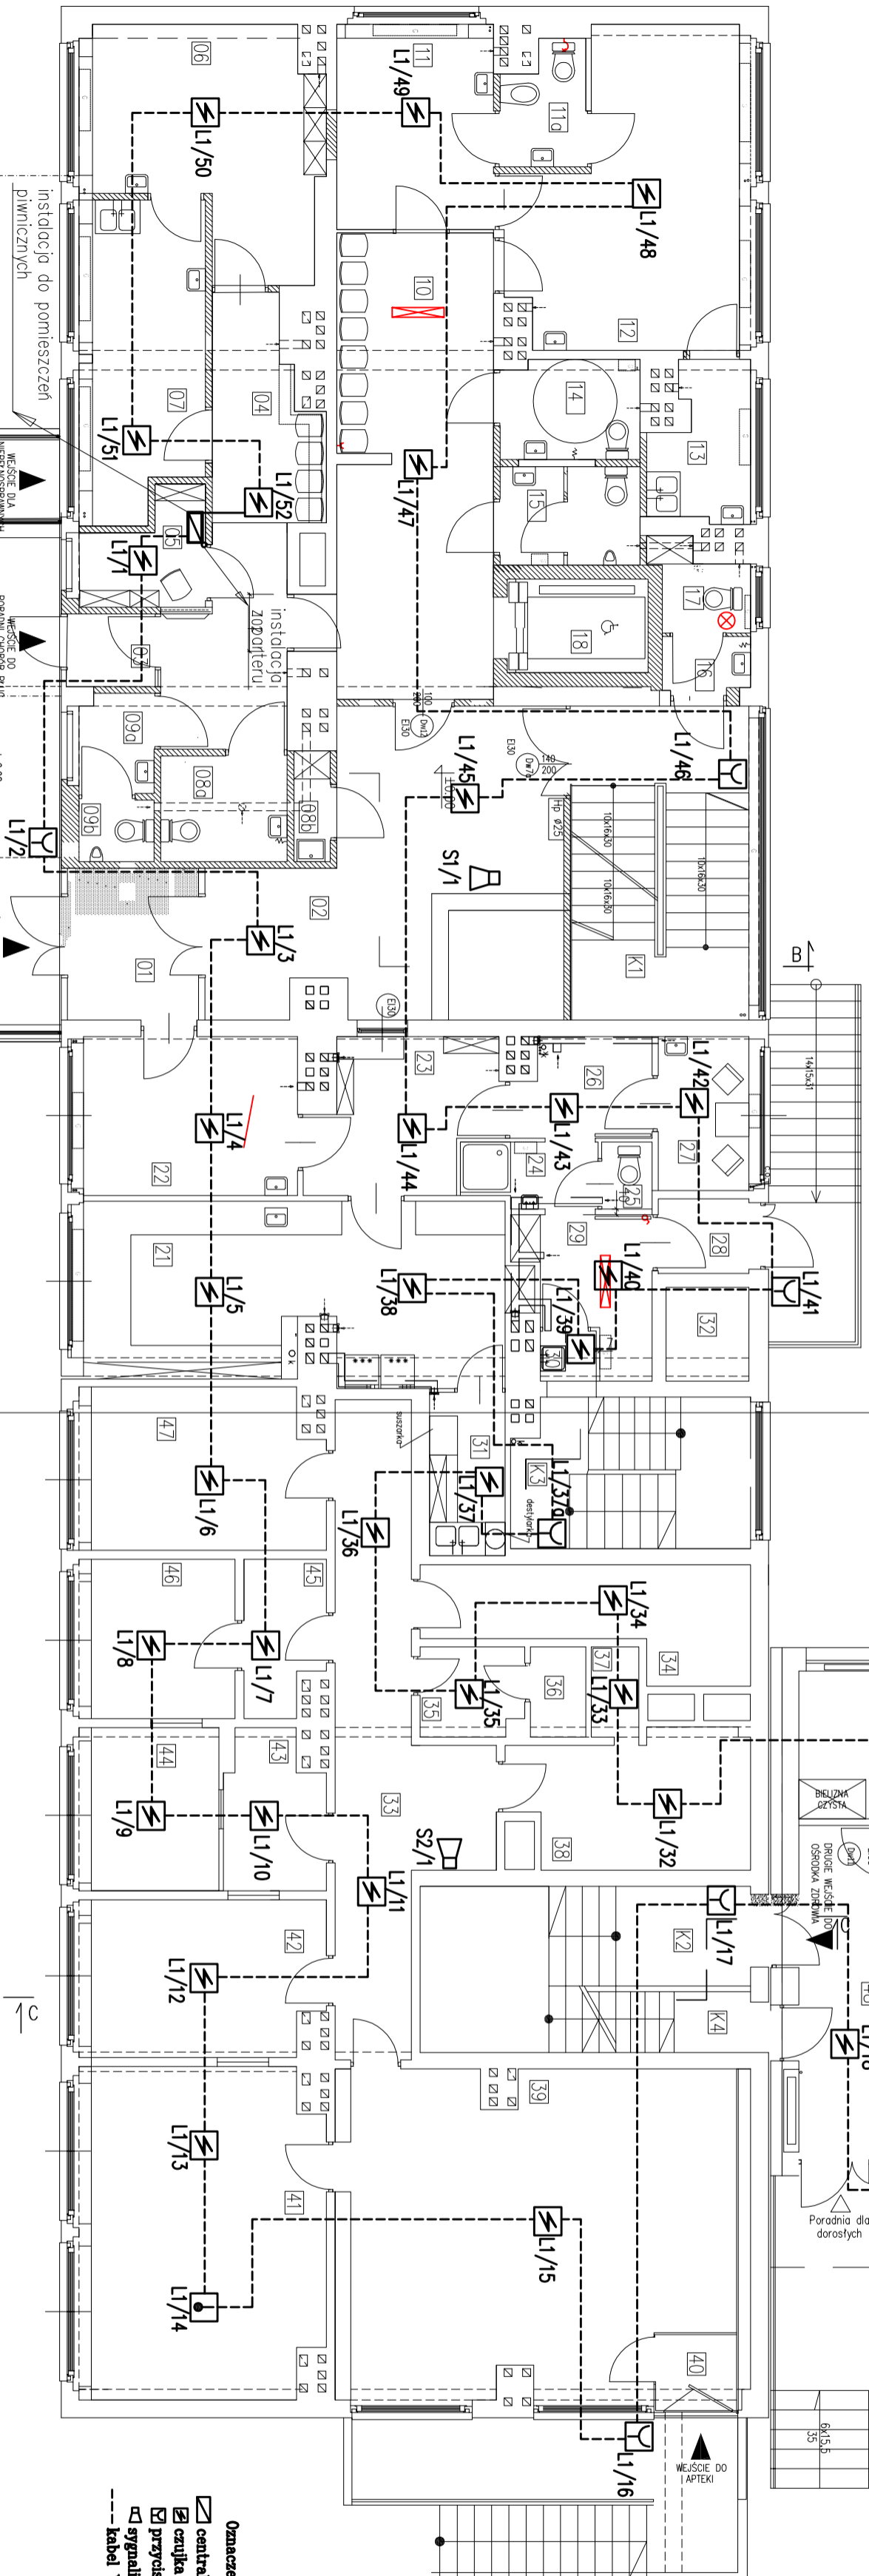

LABORATORIUM ANALIZY			
NR	FUNKCJA	Pow. m ²	STANY
21	POKÓJ LABORATORYJNY	22,3	Płytki Gres
22	POBIERANIE MATERIAŁU	10,2	Płytki Gres
23	BOKS DO REKSTRACJI	6,3	Płytki Gres
24	DLA PERSONELU	2,7	Płytki Gres
25	SALINA GÓRZEZY	1,1	Płytki Gres
26	ROBÓCZY	4,2	Płytki Gres
27	POKÓJ SOCJALNY	3,8	Płytki Gres
28	WANTROZAP	5,4	Płytki Gres
29	SALINA GÓRZEZY	5,4	Płytki Gres
30	POM. PORZĄDKOWE	0,9	Płytki Gres
31	ZAWIADUNIA	3,9	Płytki Gres
31a	SKRKA	1,12	Płytki Gres
K3	KLATAKTA SPOKOJNA	76,2	---
POWERZCZYNIA NETTO		362	---

APTEKA			
NR	FUNKCJA	Pow. m ²	STANY
33	KORYTARZ	16,44	Wykładzina PVC
34	MAGAZYN LEKÓW	9,38	Wykładzina PVC
35	PREZESIONER WC	2,98	Lasstrowo
36	WC	1,59	Lasstrowo
37	KOSZYSTAWIENIE	1,37	Płytki Gres
38	SZALNIA	8,93	Wykładzina PVC
39	SALA SPRZĘTOWA	36,24	Płytki Marmurowe
40	WANTROZAP	1,70	Płytki Marmurowe
41	MAGAZYN ŻEL	25,19	Wykładzina PVC
42	POKÓJ SOCJALNY	11,95	Wykładzina PVC
43	PREZESIONER	4,93	Wykładzina PVC
44	RECEPCJA	7,22	Wykładzina PVC
45	PREZESIONER MAGAZYN	3,24	Wykładzina PVC
46	MAGAZYN SROPKÓW	7,87	Wykładzina PVC
47	BIURO ARTYSTY	12,30	Wykładzina PVC
POWERZCZYNIA NETTO		156,6	---

Oznaczenia:
 [Symbol] centralna podłoga 4800
 [Symbol] ciepła dym
 [Symbol] przycisk ROP
 [Symbol] sygnalizator akustyczny
 --- kabel YATTSVektor 12x0,8

2) Wszystkie separatorły objęte opracowaniem wyposażone zostaną w wentylację mechaniczną.

Tytuł projektu
Plan instalacji p.poz. - RZUT PARTERU

Projektant
 OSKODEK ZDROWIA W CZERWONCE
 CZERWONKA - LESZCZYN, ul. 3 Maja 36c

Investor
 URZĄD GMINY I MIASTA CZERWONKA-LESZCZYN
 UL. PARKOWA 9

Skala
 1:100

Projektant
 inż. B. Kusiek


Opis
 mgr inż. arch. A. Kusiek

Strona
 P.B.-W.

Nr projektu
 / / 2005

Data
 11.2005

Podpis
 9/SP

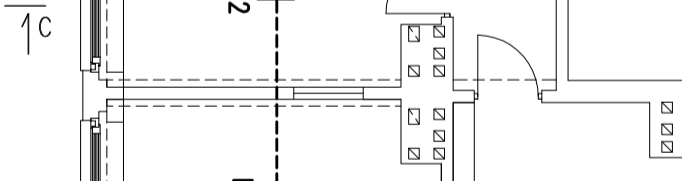

BUD-SERWIS
 44-100 Chłwiecał, Toruńska 7