


NUMER	NAMER KATEGORII	POWIERZCHNIA	WSP. PR	WARTOŚĆ
001	PARTER I LUB SPORTOWY			
002	POŁ. GONDOLARZE	9,10 m ²		WARTA
003	WC	2,41 m ²		POŁ. LUB INNE
004	WC	2,49 m ²		POŁ. LUB INNE
005	POŁ. GONDOLARZE	3,65 m ²		POŁ. LUB INNE
006	POŁ. KUCHENI	12,81 m ²		WARTOŚĆ
007	WYMIENNIKOWNIA	14,06 m ²		POŁ. LUB INNE
008	WC	12,12 m ²		POŁ. LUB INNE
009	POŁ. GONDOLARZE	12,12 m ²		POŁ. LUB INNE
010	WC	12,12 m ²		POŁ. LUB INNE
011	WC	12,12 m ²		POŁ. LUB INNE
012	WC	11,84 m ²		POŁ. LUB INNE
013	WC	22,88 m ²		POŁ. LUB INNE
014	HALL	59,11 m ²		WARTOŚĆ
015	WC	4,38 m ²		POŁ. LUB INNE
016	WC	6,39 m ²		POŁ. LUB INNE
017	WC	22,88 m ²		POŁ. LUB INNE
018	WC	65,23 m ²		POŁ. LUB INNE
019	WC	25,99 m ²		POŁ. LUB INNE
020	WC	4,38 m ²		POŁ. LUB INNE
021	POŁ. GONDOLARZE	5,23 m ²		POŁ. LUB INNE
022	POŁ. GONDOLARZE	6,39 m ²		POŁ. LUB INNE
023	POŁ. GONDOLARZE	19,94 m ²		POŁ. LUB INNE
024	WC			WARTA

NUMER	NAMER KATEGORII	POWIERZCHNIA	WSP. PR	WARTOŚĆ
024	POŁ. GONDOLARZE	9,10 m ²		WARTA
025	POŁ. GONDOLARZE	9,10 m ²		WARTA
026	POŁ. GONDOLARZE	9,10 m ²		WARTA
027	WC	9,10 m ²		WARTA
028	WC	9,10 m ²		WARTA
029	WC	9,10 m ²		WARTA
030	WC	9,10 m ²		WARTA
031	WC	9,10 m ²		WARTA
032	WC	9,10 m ²		WARTA
033	WC	9,10 m ²		WARTA
034	WC	9,10 m ²		WARTA
035	WC	9,10 m ²		WARTA
036	WC	9,10 m ²		WARTA
037	WC	9,10 m ²		WARTA
038	WC	9,10 m ²		WARTA
039	WC	9,10 m ²		WARTA

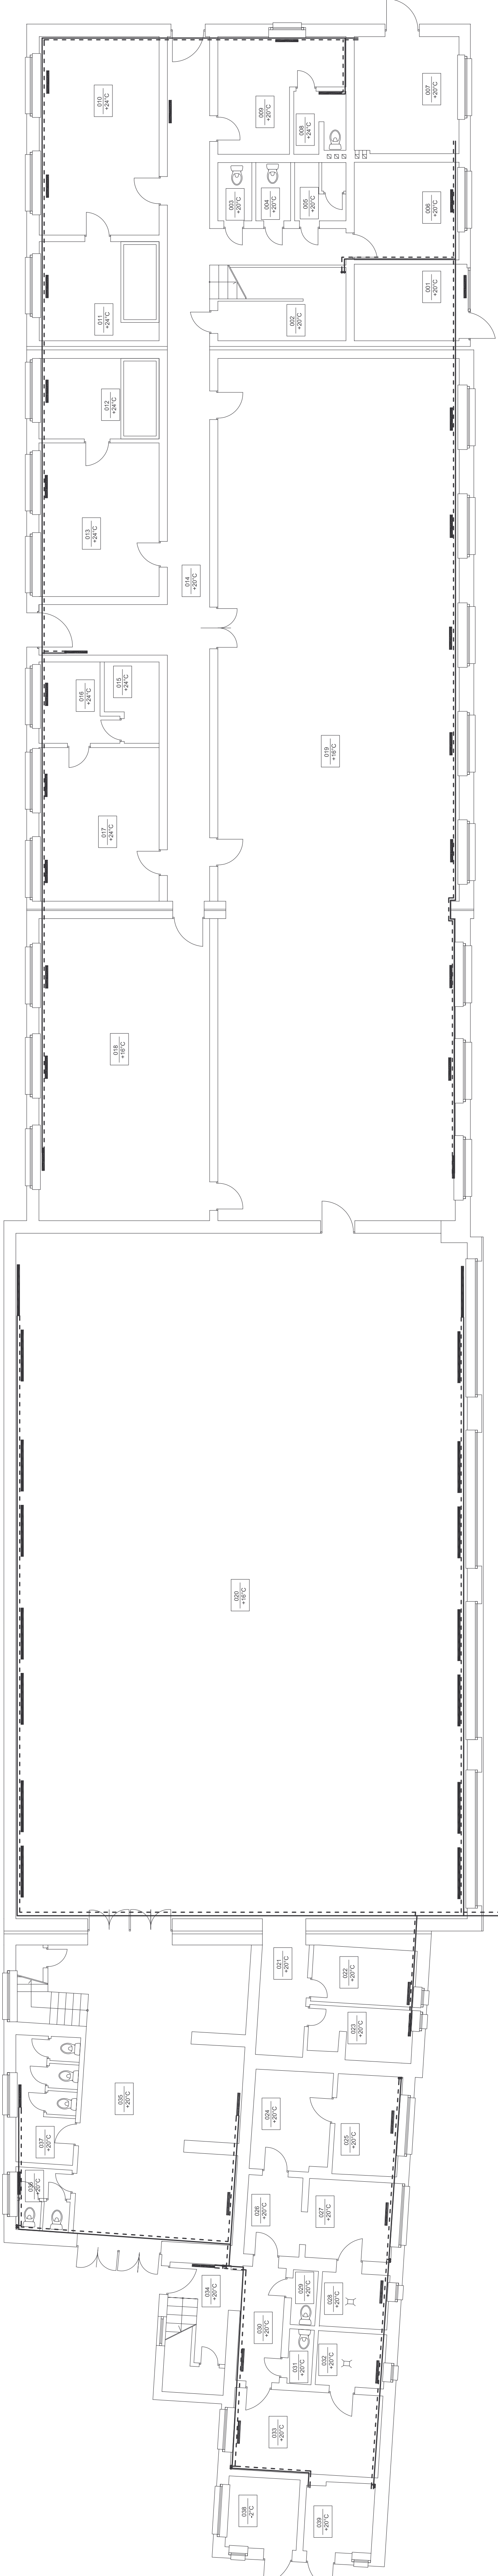

PROJEKTOWAŁ	NAZWIŚCIO	DATA	NR UPR.
Andrzej Szczepaniak	Andrzej Szczepaniak	08.2007	41892
OPROJEKOWAŁ	OPROJEKTOVAŁ	DATA	NR
Inż. Marian Blichta	Inż. Marian Blichta	08.2007	27180
SPRAWDZIŁ	SPRAWDZIŁ	DATA	NR
Inż. Zdzisław Dąbrowski	Inż. Zdzisław Dąbrowski	08.2007	27180
INWESTOR	INWESTOR	ADRES	ADRES
Gratka i Miska-Czapuliska - Lasczyni	Gratka i Miska-Czapuliska - Lasczyni	ul. Parkowa 9	44-230 Czernikowa - Lasczyni
NAMER PRACU	NAMER PRACU	TYTUŁ	TYTUŁ
07.FB.CO.76	07.FB.CO.76	Instalacja centralnego ogrzewania	Instalacja centralnego ogrzewania



Skala: 1:100
Nr rysunku: 01

RZUT PARTERU